




01 PLANTA DE COBERTA
ESCALA 1/50

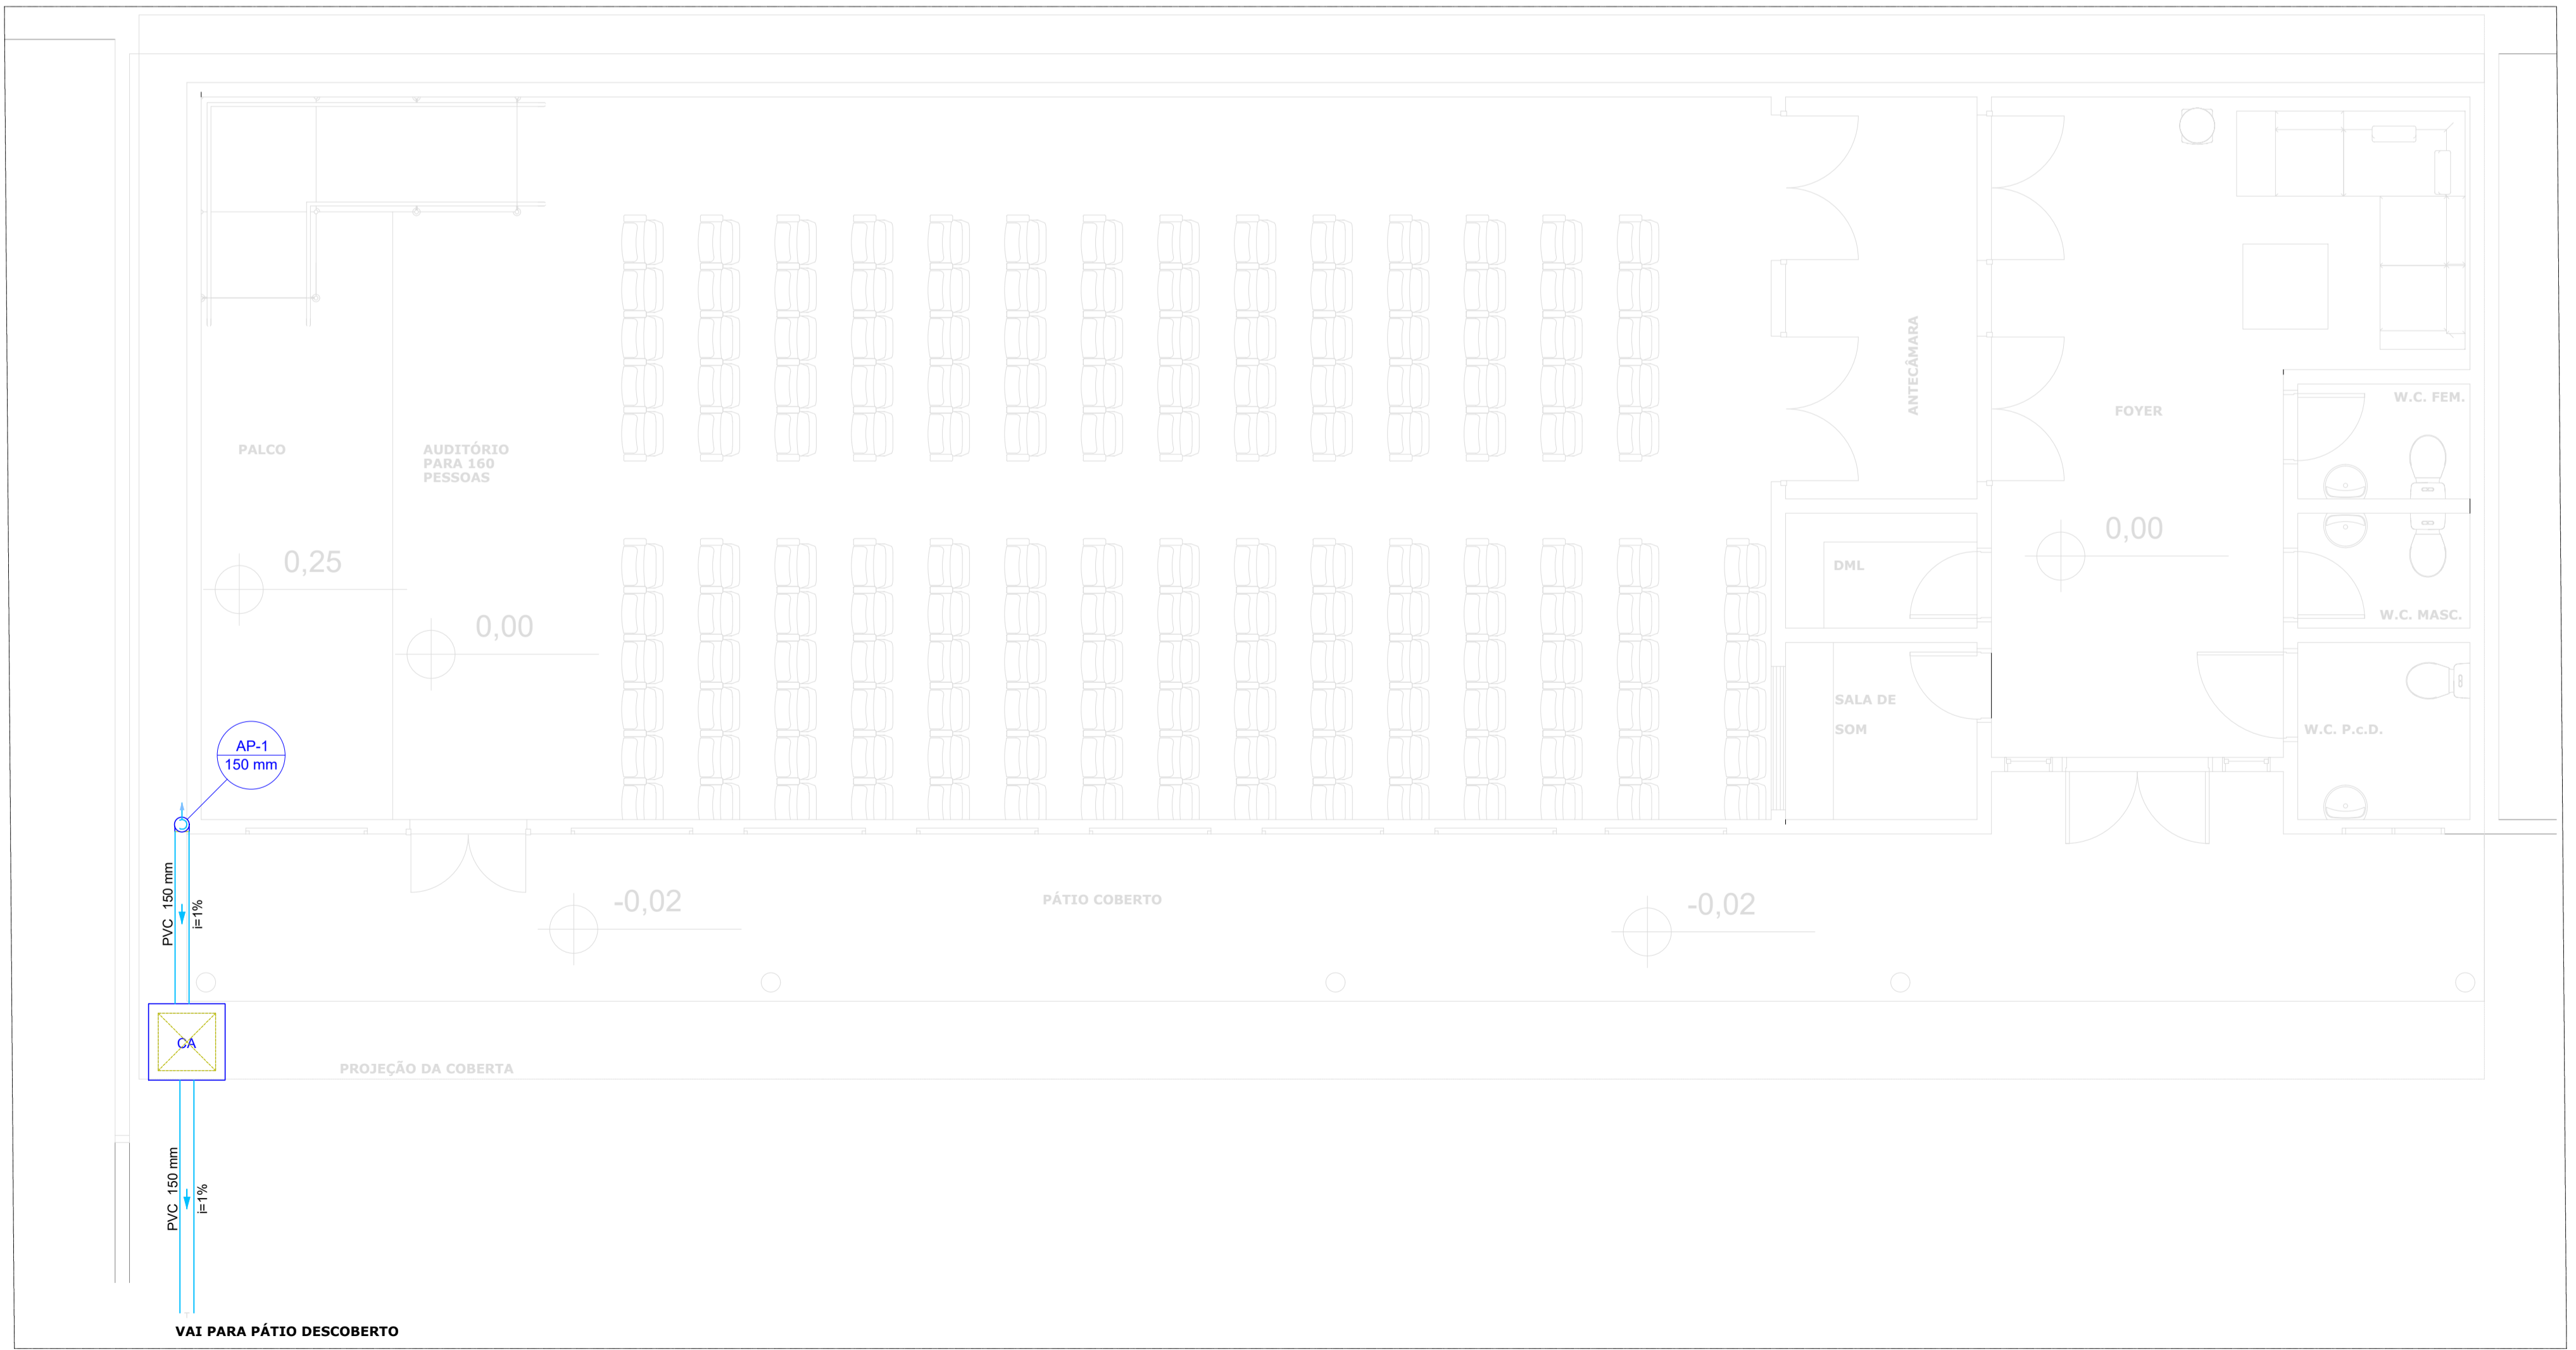


02 PLANTA BAIXA
ESCALA 1/50

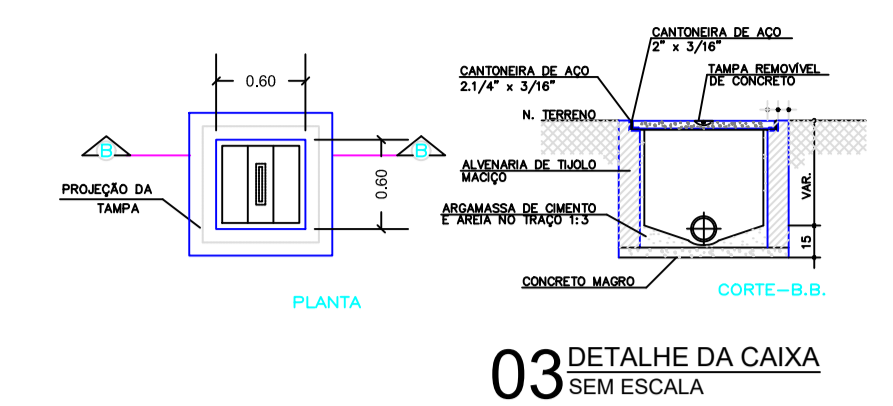

03 DETALHE DA CAIXA
SEM ESCALA

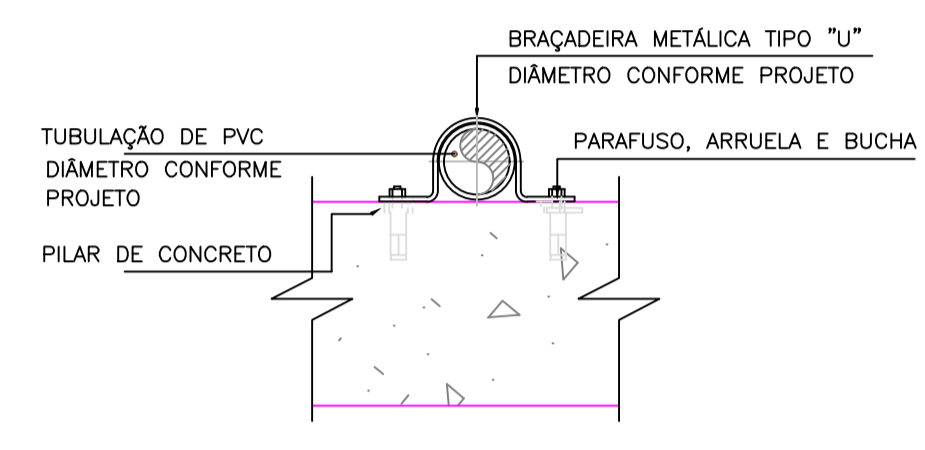

04 DETALHE DA FIXAÇÃO DE DESCIDAS
SEM ESCALA

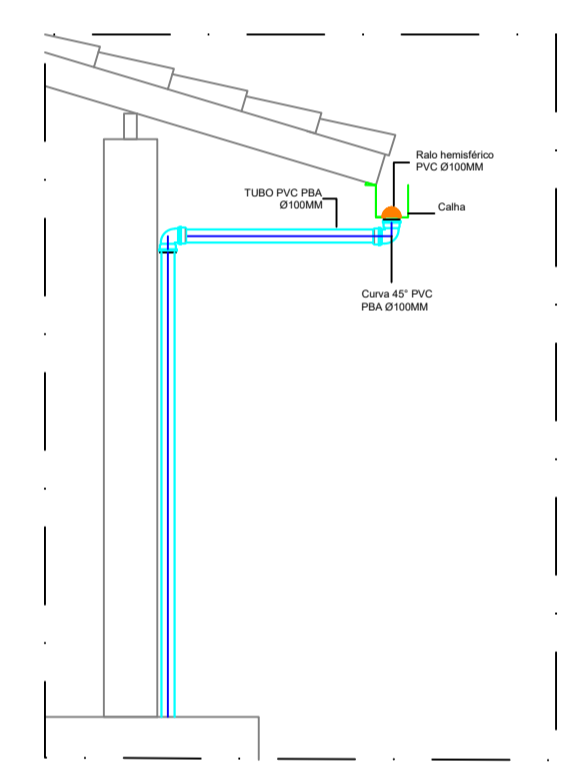

05 DETALHE DO RALO
SEM ESCALA

Lista de materiais	
Pluvial - Coberta	
Calha metálica	
Cabeceira semi-circular 150 mm	2 pç
Calha galvanizada N°26 - Corte 0,33m	24,55 m
PVC Acessórios	
Ralo abacaxi 150mm	1 pç
PVC Esgoto	
Anel de borracha 150mm - 6"	1 pç
Joelho 45 150 mm	1 pç
Tubo rígido c/ ponta lisa 150 mm - 6"	8,73 m
Pluvial - Planta Baixa	
Caixas de Passagem	
Caixa de passagem com fundo de brita e tampa de concreto CA- 60x60cm	1 pç
PVC Esgoto	
Anel de borracha 150mm - 6"	1 pç
Joelho 90 150 mm	1 pç
Tubo rígido c/ ponta lisa 150 mm - 6"	4,21 m

Legenda de condutos	
Pluvial	

Legenda	
	Cabeceira semi-circular
	Joelho 45- desce
	Ralos pluviais
	Caixa de areia pluvial simples
	Joelho 90- coluna

APROVAÇÃO:

PROPRIETÁRIO: _____ FISCALIZAÇÃO: _____

MARIA LUANA AMARAL NUNES
C.A.U. Nº 292060-3
MARIA LUANA AMARAL NUNES -
ARQUITETA E URBANISTA - CAU: A292060-3

 JOTA BARROS PROJETOS <small>RUA TABOÃO DO CORDEIRO, 4210 - FLORESTA - MILHÃ - CE FONE: 0311-31010000 E-MAIL: contato@jotabarrosprojetos.com.br www.jotabarrosprojetos.com.br</small>	PREFEITURA MUNICIPAL DE MILHÃ-CE PROJETO PARA A CONSTRUÇÃO DE AUDITÓRIO NA ESCOLA CLEONICE PINHEIRO BEZERRA ROSA NO MUNICÍPIO DE MILHÃ-CE DRENAGEM DE ÁGUAS PLUVIAIS PLANTA DE COBERTA, PLANTA BAIXA E DETALHES GERAIS	DESENHO: 01/01 PRANCHA Nº: 01/01
	LOCAL: RUA PEDRO JOSE DE OLIVEIRA, MILHÃ-CE PROJETISTA: MARIA LUANA AMARAL NUNES - ARQUITETA E URBANISTA - CAU: A292060-3 PROPRIETÁRIO: PREFEITURA MUNICIPAL DE CARIDADE DESENHISTA: STEPHANIE GOMES ARQUIVO: AP_REF_AUD_ESC_CLE_MILHÃ-RODWO	ESCALA: INDICADA DATA: JANEIRO/2024